



UZEMI ARCHEOLOGICKEHO NALEZISTE UAN I

OP KLASTERA PLAST
REZIM B

OP KLASTERA PLAST
REZIM A

OP VN

OP VN



2

ZŠ PLASY

VÝSTAVBA NOVÉHO PAVILONU ODBORNÝCH UČEBEN A
MODERNIZACE UČEBEN VE STÁVAJÍCÍ BUDOVĚ VČETNĚ
BEZBARIÉROVÝCH PŘÍSTUPŮ

INVESTOR



Město Plasy

Plzeňská 285
331 01 Plasy

GENERÁLNÍ PROJEKTANT



AIP Plzeň spol. s r.o., Brojova 16, 326 00 Plzeň

HIP ING. ARCH. JAN BAXA

VYPRACOVAL ING. ARCH. JAN BEJVL


C - SITUACE

SITUACE ŠIRŠÍCH VZTAHŮ

STUPEŇ DOKUMENTACE PRO PROVÁDĚNÍ STAVBY

FORMÁT
DATUM 04/2017
MĚŘITKO 1:5000, 1:20000
ZAKÁZKA 16017

C.1

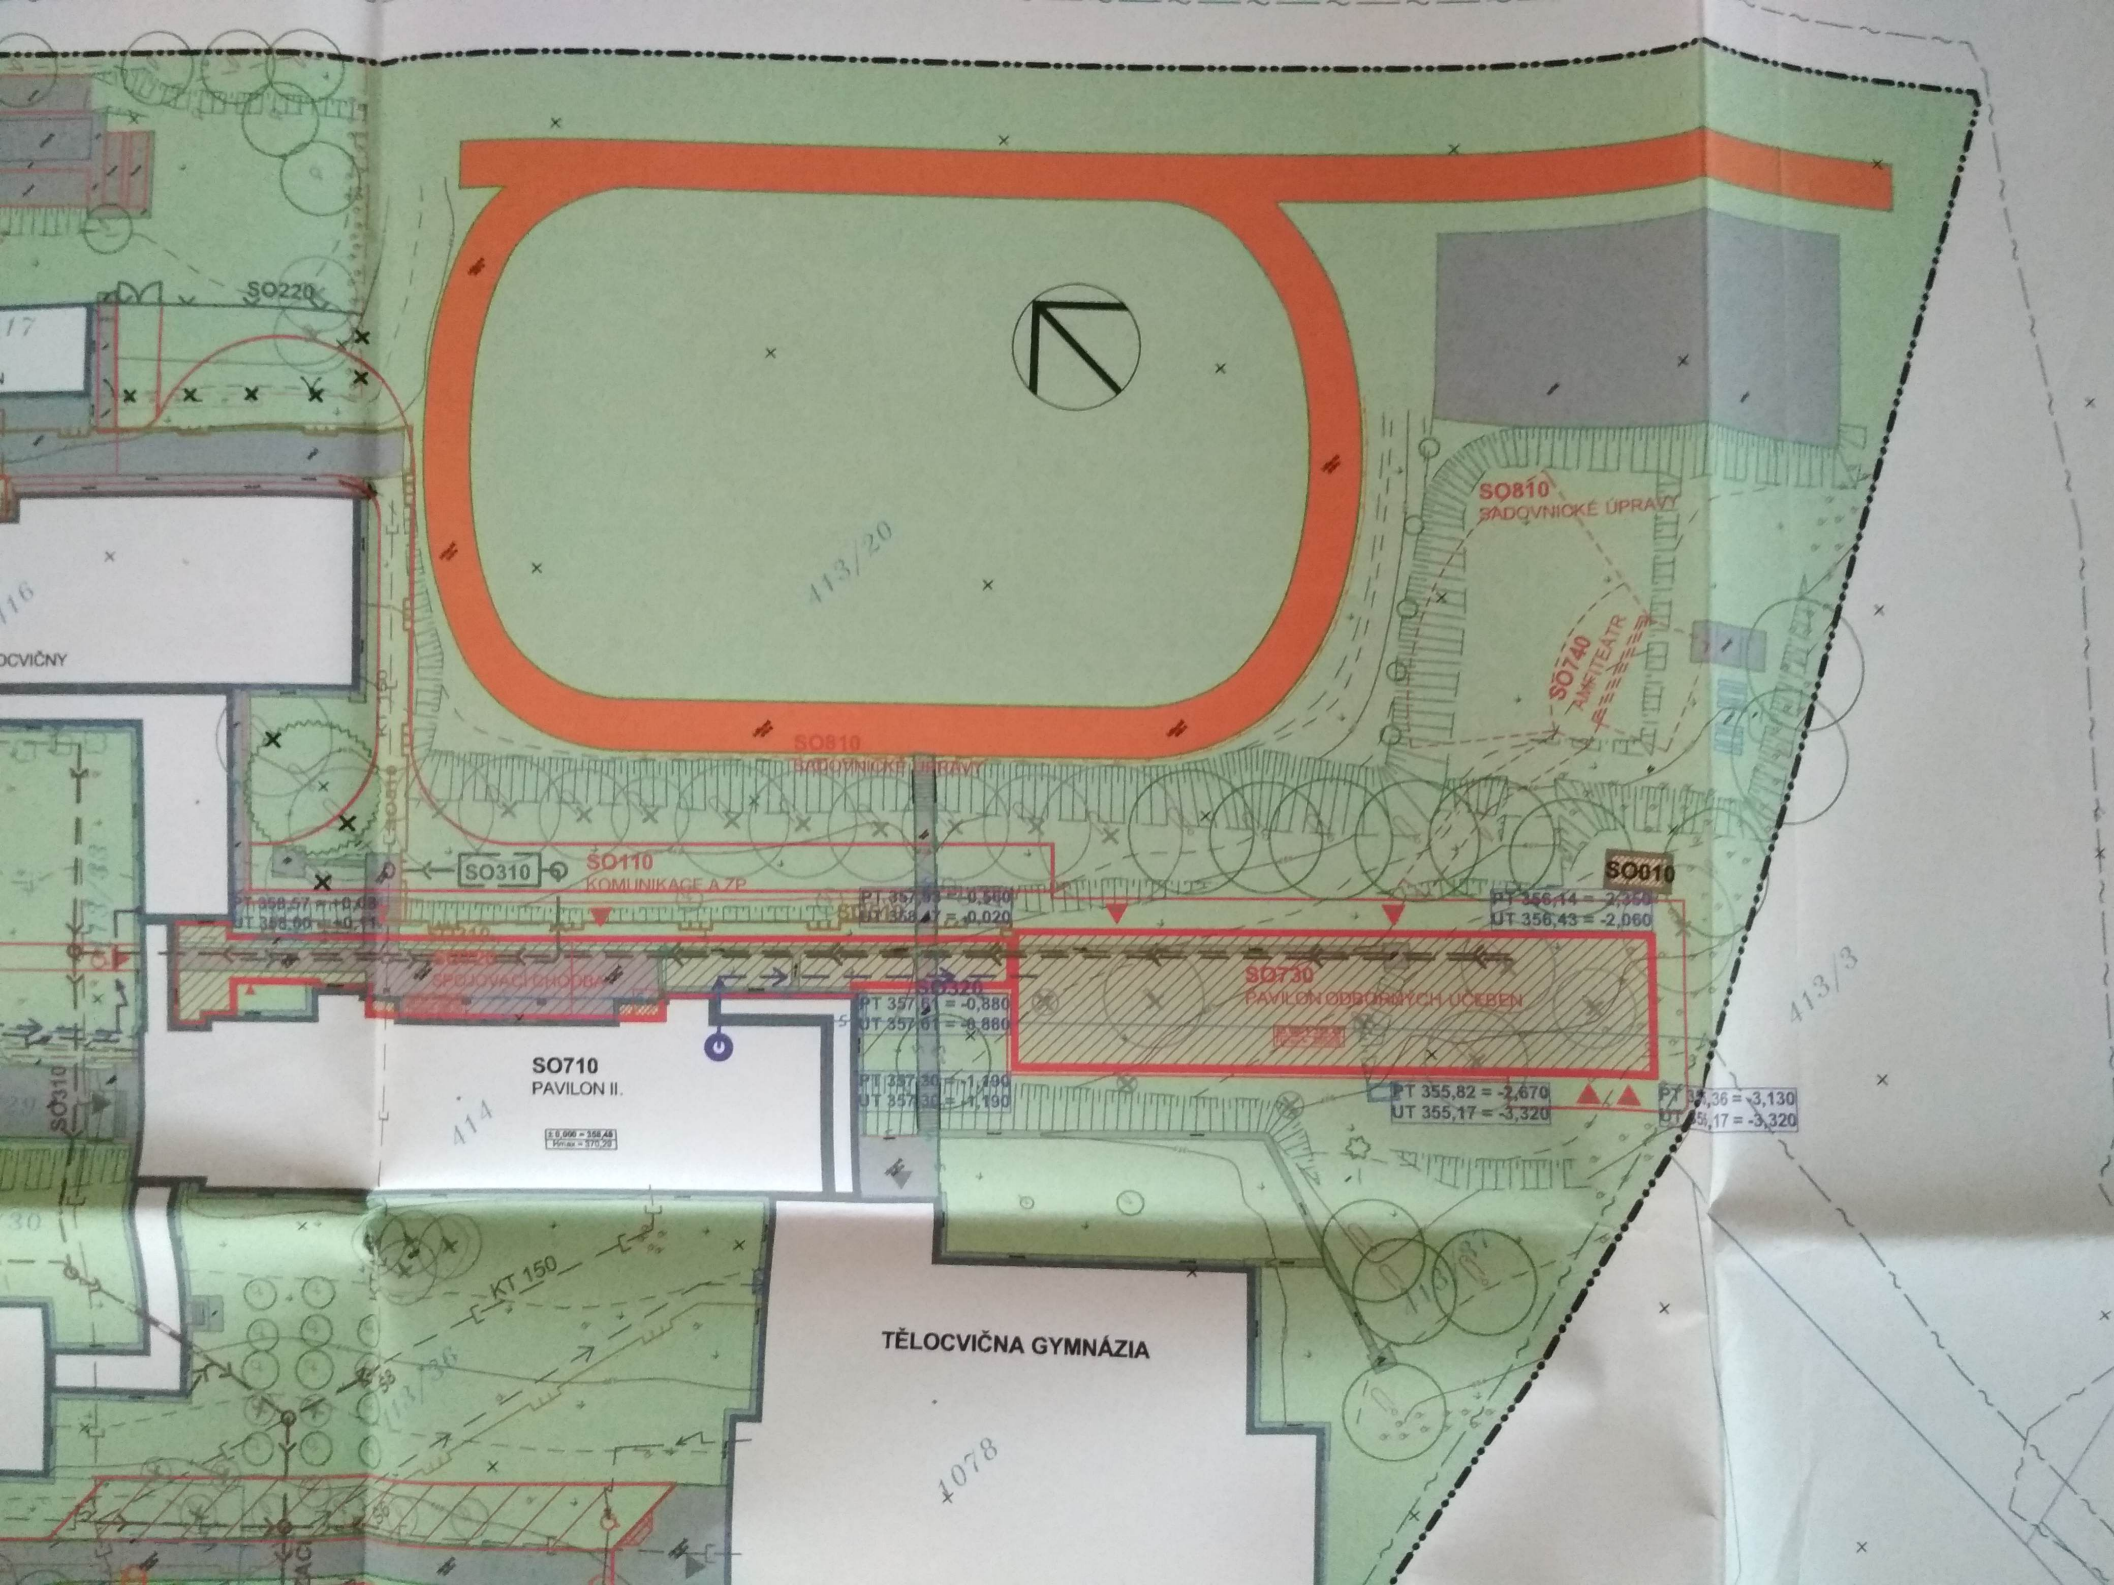



SO 420
SO 242
OPĚRNÉ ZDI
MIMOAREÁLOVĚ

SO 120
KOMUNIKACE - DS

SO 760
PÁVILON CVIČNĚ KUCHYNĚ A DÍLEN

NAPOJENÍ NA EL.
SO 750
PÁVILON ŠKOLNÍ JÍDELNY A TĚLOCVIČNY

CESTA NOVĚNÁPOJENÍ NA
PLYNOVOD PRO ZS

967

367/9

368/19

368/24

368/3

368/24

367/15

1098/2

1098/1

367/11

367/18

367/17

416

417

SO 220

SO 512

SO 540

SO 511

SO 510

QD	Quercus densata	DUB ZUBATÝ
SA	Symphoricarpos albus	PÁMELNÍK BILÝ
SB	Spiraea buxifolia	TAVOLEBNĚ HLÍZEK
SC	Salte caprea	VRBA JVA
SR	Sorbus aria	JERÁN MŮK
ST	Syringa vulgaris	ŠÍŘEK
TD	Taxus baccata	TIS ČERVENÝ
TC	Tilia cordata	LÍPA SRDEČNÁ
TD	Tilia cordata	ZEBRAN ZÁPADNÍ
FM	Ficus nitida	BAKVINEK MĚKČÍ
FR	Florimonia rhododaphnoides	KALINA VRÁSCITOLISTÁ

LEGENDA PLOCH

- STÁVAJÍCÍ**
- STÁVAJÍCÍ STAVBY
 - DEMOLOVANÉ STAVBY
 - STÁVAJÍCÍ ZPEVNĚNÉ PLOCHY - ASFALT, BET. DLÁŽBA
 - STÁVAJÍCÍ TRAVNATÉ PLOCHY
 - STÁVAJÍCÍ ATLETICKÝ CHŮL - TARTAN
 - STÁVAJÍCÍ VSTUP


- NAVRŽENÉ**
- STAVBY I. PŘÍSTAVBY
 - KOMUNIKACE - ASFALT
 - KOMUNIKACE - BETON. DLÁŽBA (ŠEDÁ) / PROPUSNÁ BET. DLÁŽBA (ŠEDÁ)
 - CHODNÍK - BETONOVÁ DLÁŽBA (ŠEDÁ)
 - CHODNÍK - HWANTOVÁ DLÁŽBA, (ČERNÝ) / ČERNÝ
 - CHODNÍKOVÝ PŘEJEZD - BETONOVÁ DLÁŽBA (ČERVENANTRACIT)
 - ODVODŇOVACÍ ŽLAB - BETON (ŠEDÝ)
 - OPĚRNÁ ZĚD - BETON (ŠEDÝ)
 - TRAVNATÉ PLOCHY
 - MULČOVANÉ PLOCHY
 - NAVRŽENÝ VSTUP
 - U VX NAVRŽENÁ ULIČNÍ VPUSŤ

- STROMY**
- STÁVAJÍCÍ XX ... DRUHOVÉ OZNAČENÍ
 - KÁČENÝ YY ... OBVOD (CM) V 1,3 M VÝŠKY (PLOCHA)
 - NAVRŽENÝ

- HS**
- HRADÍČÍ SLOUPEK
 - HRANICE ŘEŠENÉHO ÚZEMÍ
 - HRANICE DOČASNÉHO ZÁBORU
 - HRANICE TRVALÉHO ZÁBORU
 - POŽÁRNĚ NEBEZPEČNÝ PROSTOR


- STÁVAJÍCÍ SÍTĚ**
- VODOVOD
 - KANALIZACE
 - PLYNOVOD STL
 - SDĚLOVACÍ VEDENÍ - CETIN
 - NADZEMNÍ SDĚLOVACÍ VEDENÍ - CETIN
 - PODZEMNÍ VEDENÍ NN - ČEZ DSO
 - NADZEMNÍ VEDENÍ NN - ČEZ DSO
 - NADZEMNÍ VEDENÍ VN - ČEZ DSO
 - TEPLOVODNÍ ROZVODY - PREDIZOL
 - PODZEMNÍ VEDENÍ VO

- NAVRŽENÉ SÍTĚ**
- VODOVOD
 - KANALIZACE
 - PLYNOVOD STL
 - SDĚLOVACÍ VEDENÍ - CETIN
 - NADZEMNÍ SDĚLOVACÍ VEDENÍ - CETIN
 - PODZEMNÍ VEDENÍ NN - ČEZ DSO
 - NADZEMNÍ VEDENÍ NN - ČEZ DSO
 - NADZEMNÍ VEDENÍ VN - ČEZ DSO
 - TEPLOVODNÍ ROZVODY - PREDIZOL
 - PODZEMNÍ VEDENÍ VO

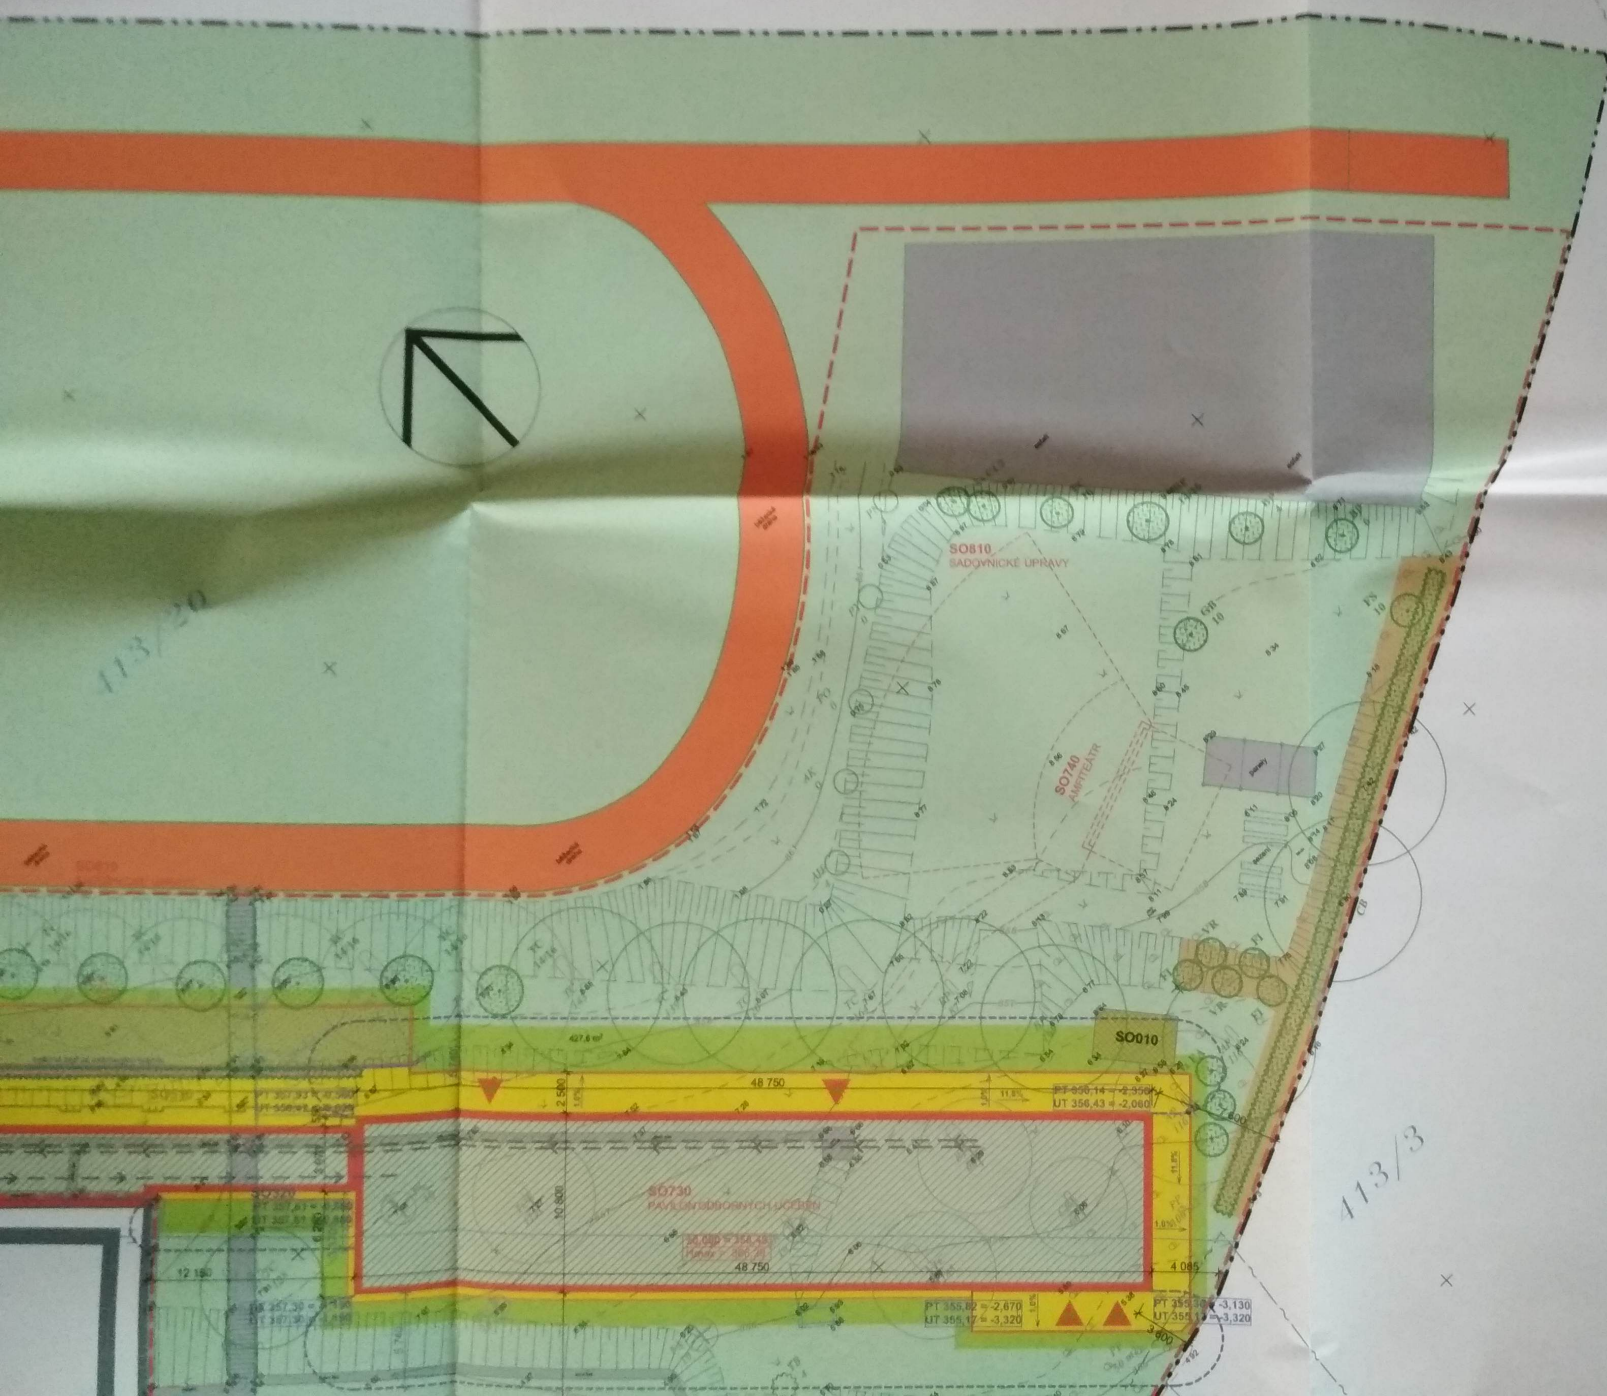

113/20

113/3

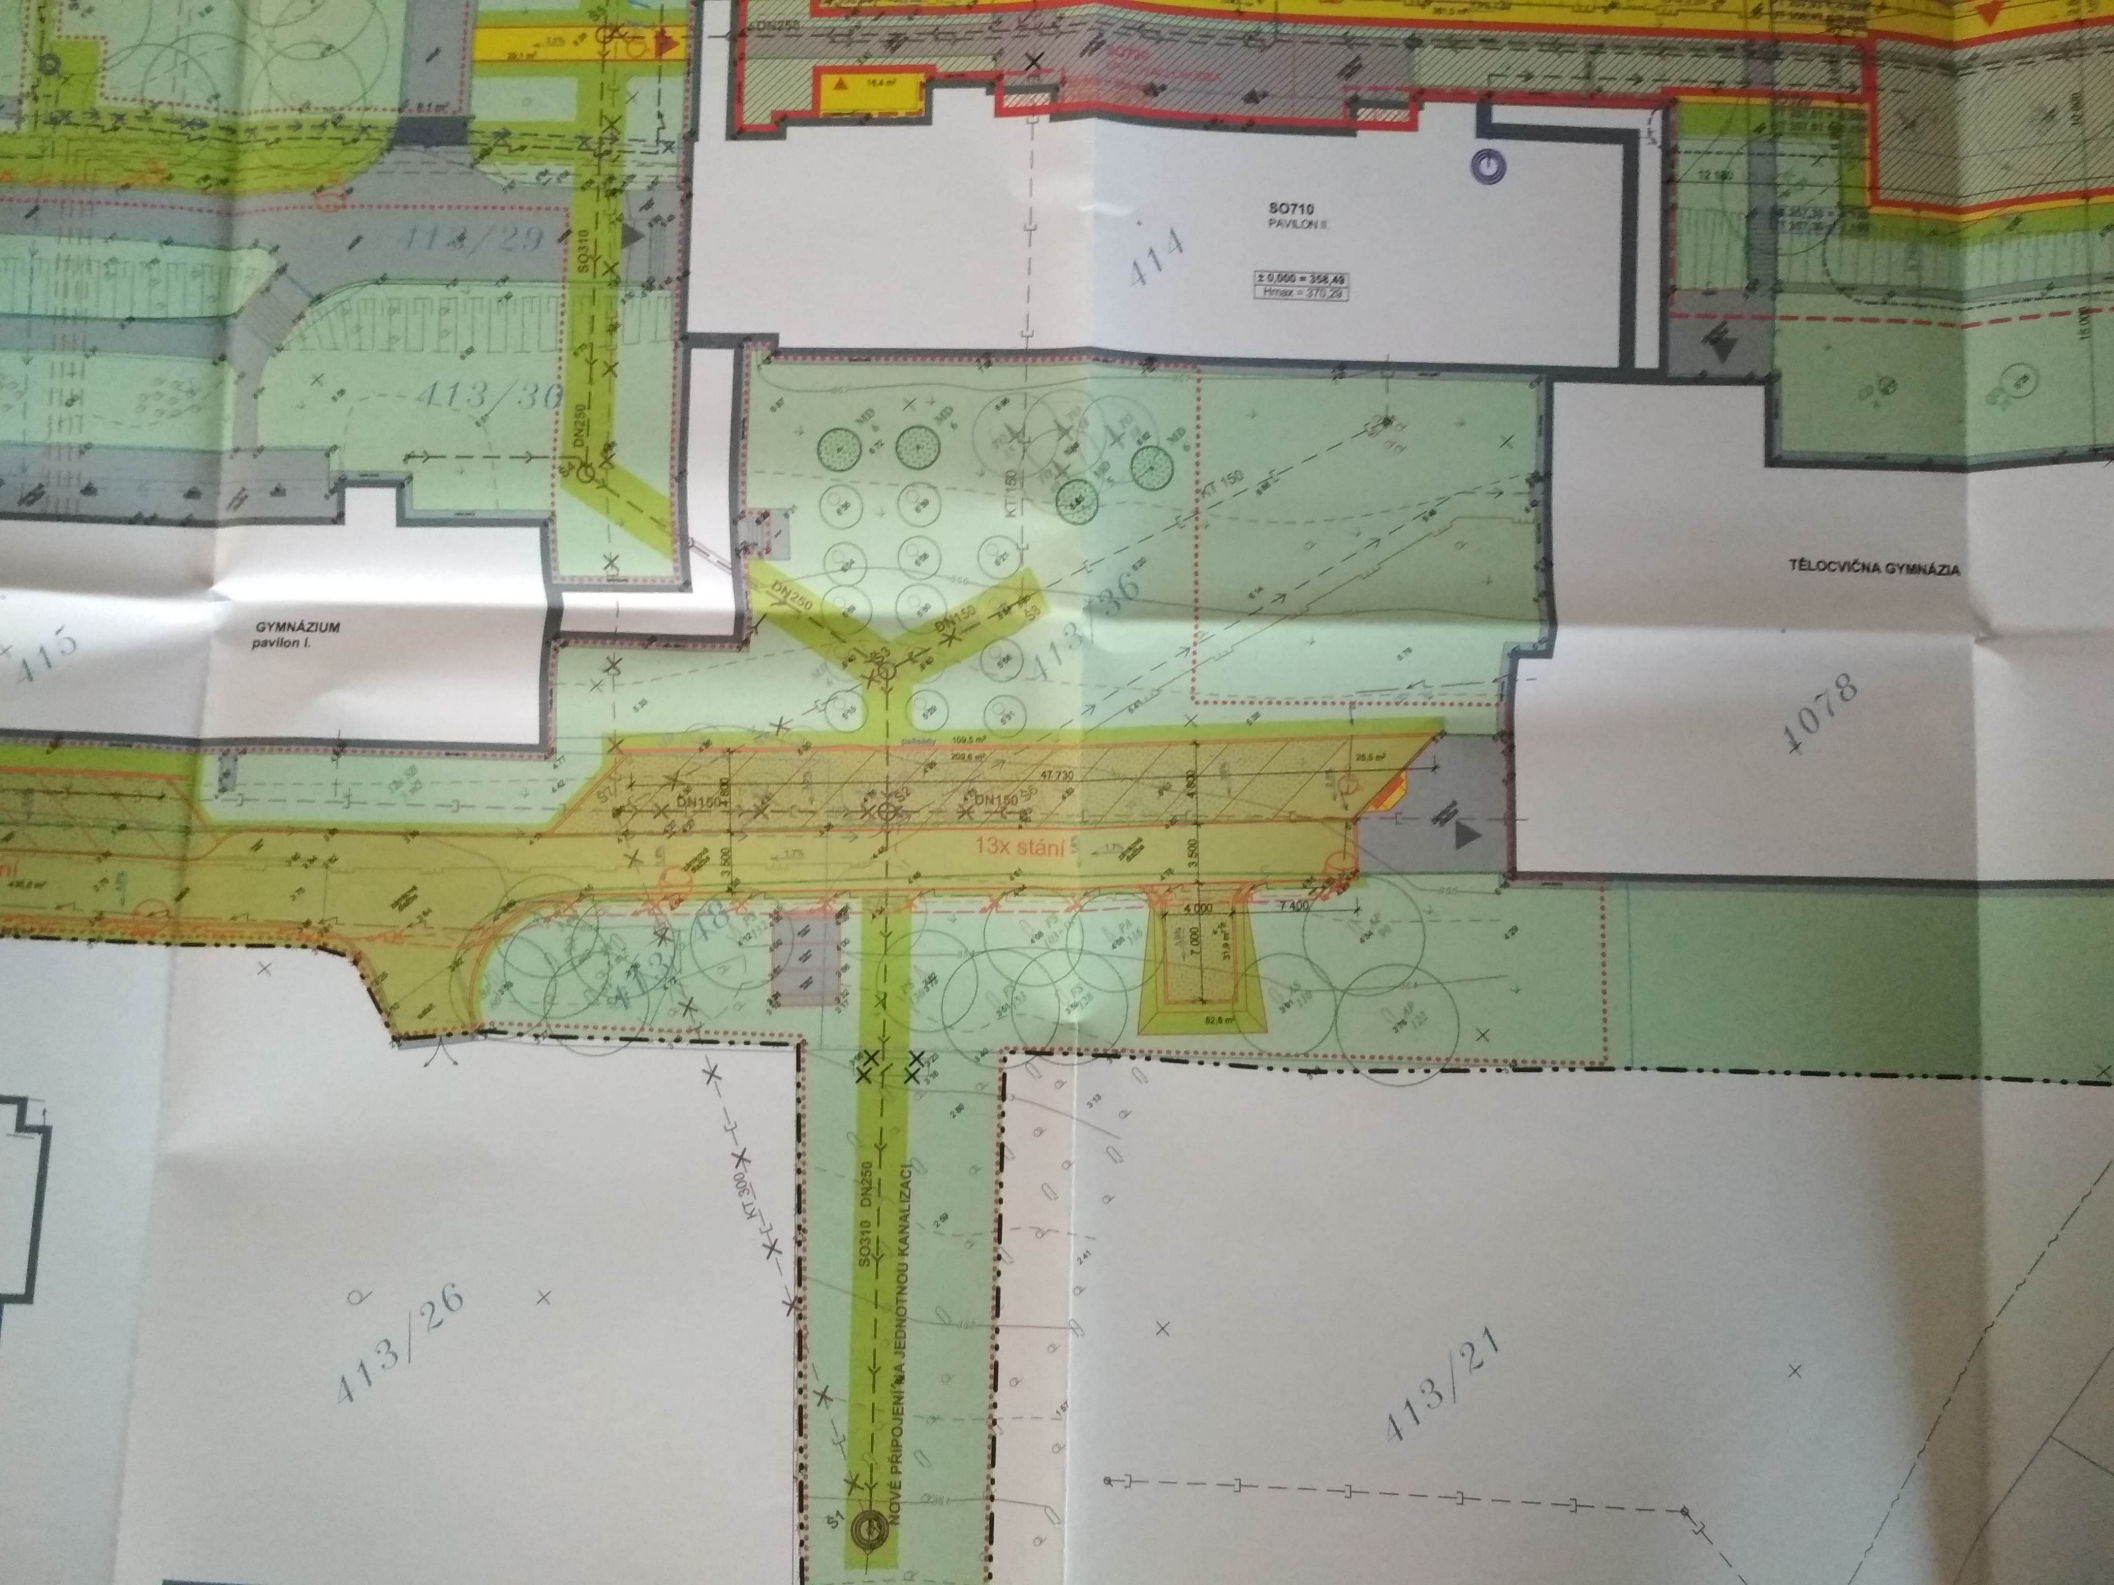

GYMNÁZIUM pavilon I.

SO710 PAVILON II.

2 0,000 = 258,49
Héraz = 370,28

TÉLEOVIČNÁ GYMNÁZIA

13x stání

413/26

413/21

NOVÉ PŘIPOJENÍ NA JEDNOTNOU KANALIZACI

SO310 DN250
KT 300

KT150

DN250
DN150

413/36


414

4078

113/29

413/30

415

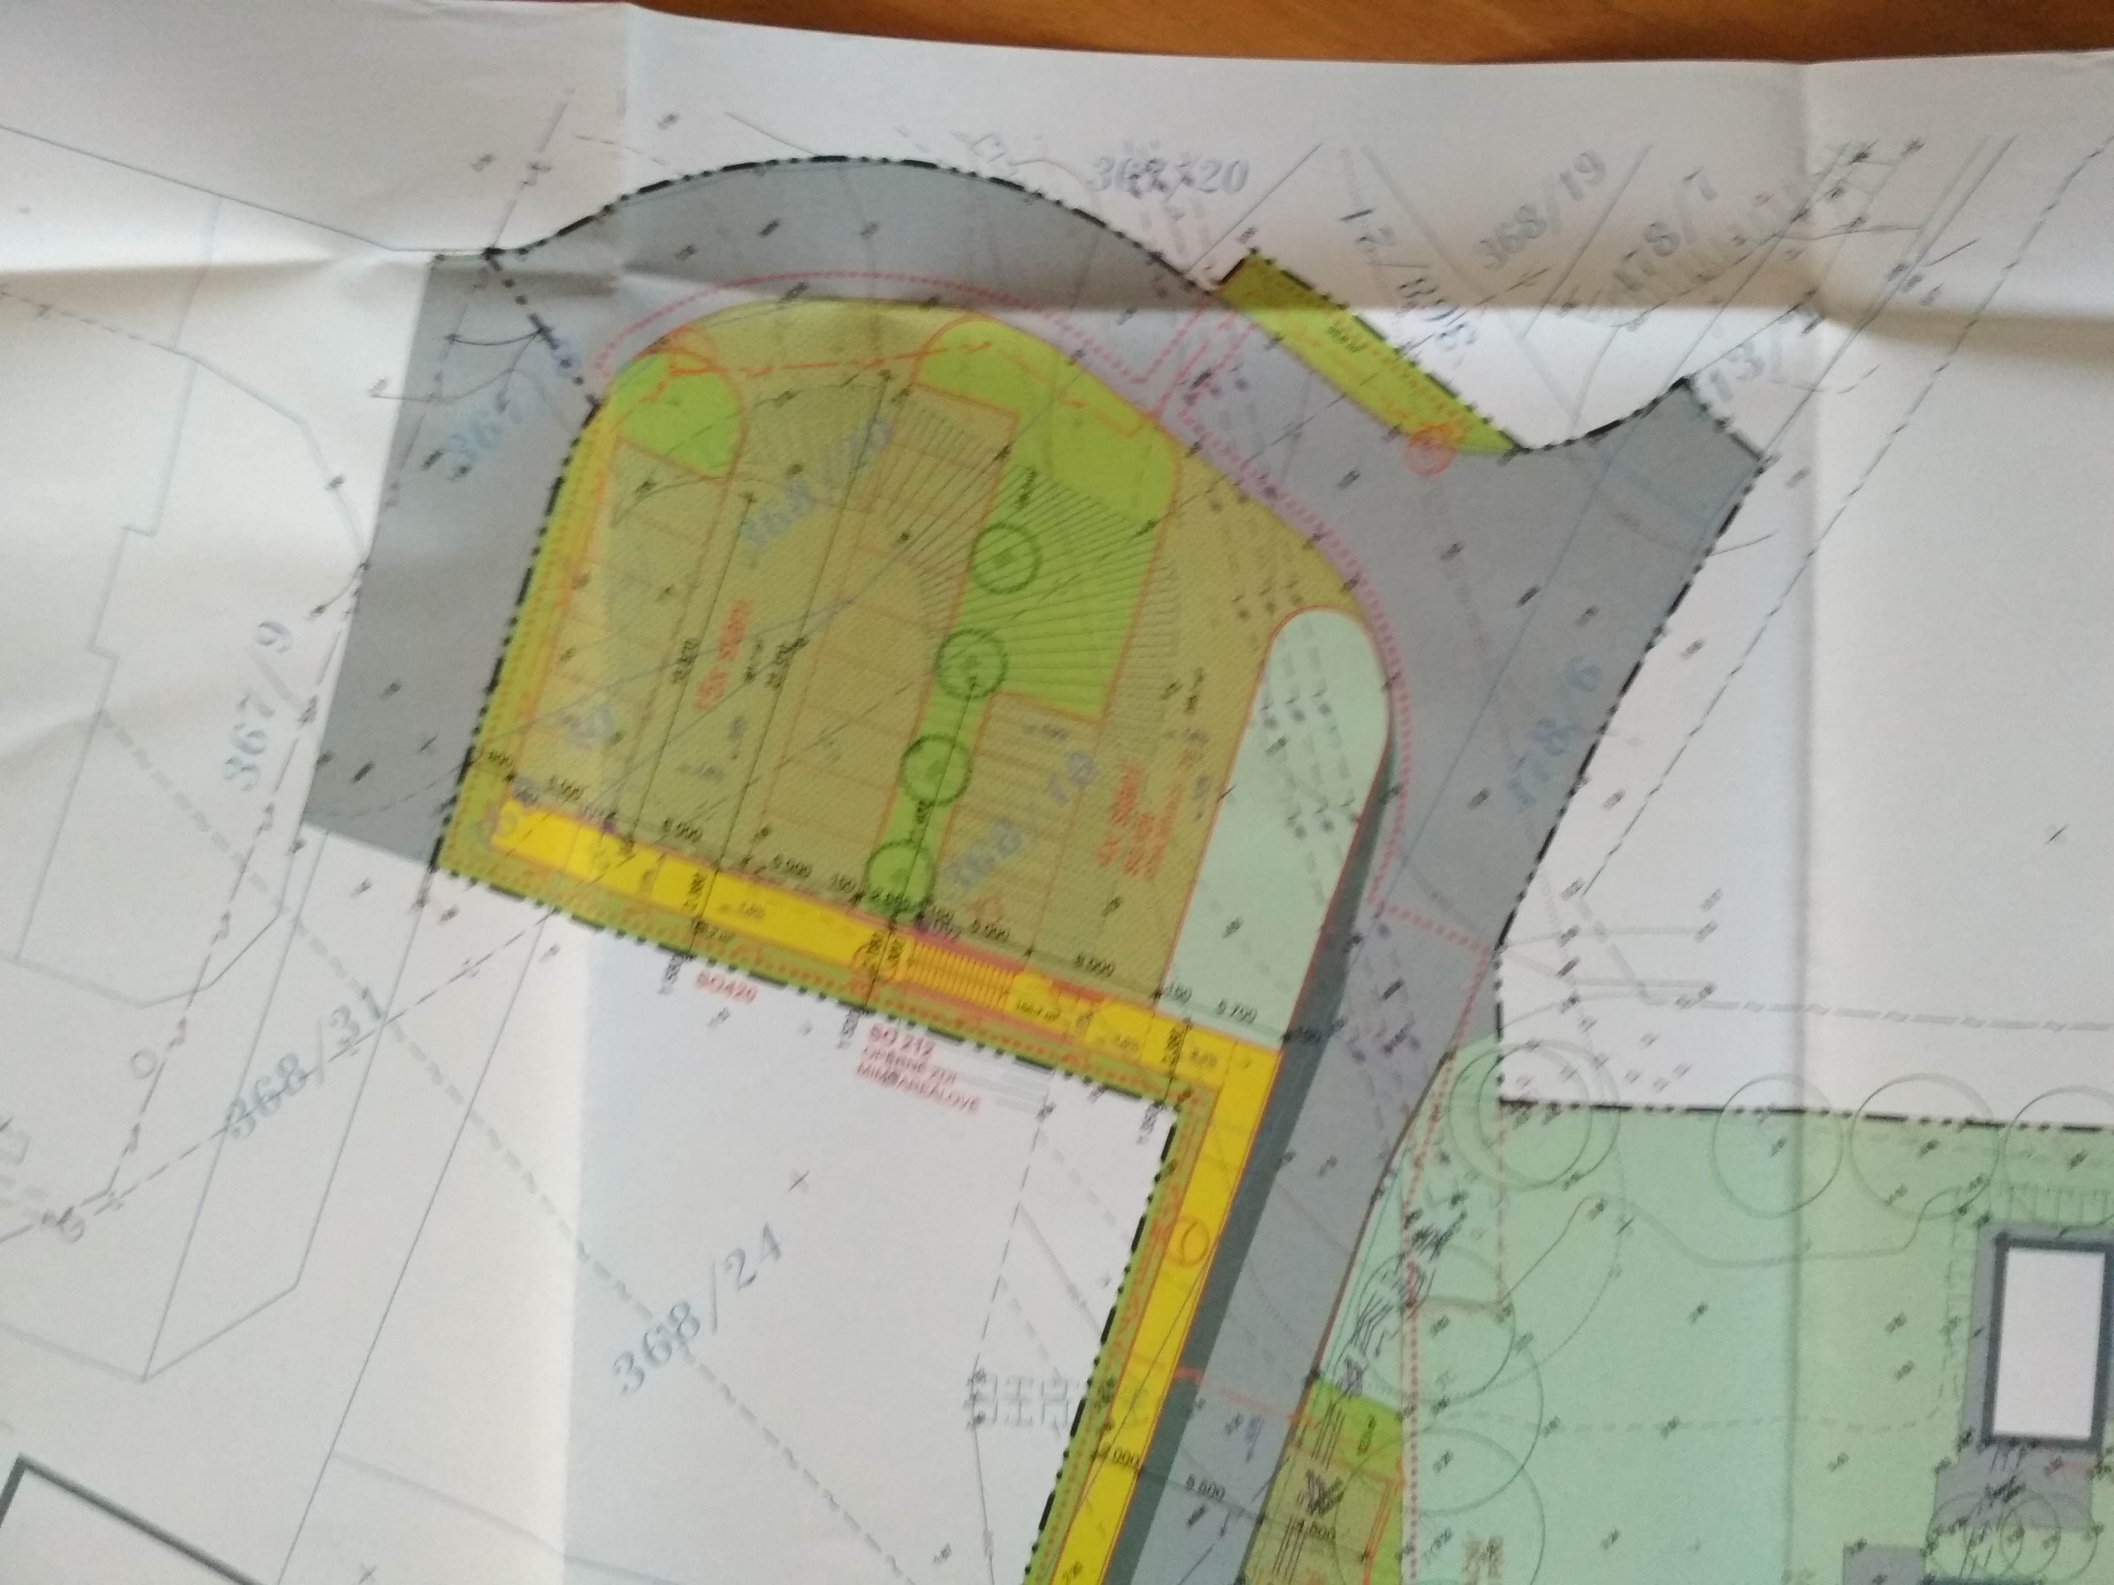

368/20

368/19

367/9

368/31

368/24

368/21

368/6

368/21
MILIBAREALIVE



- OBJEKTOVÁ SKLADBA**
- SO 010 PŘÍPRAVA ÚZEMÍ
 - SO 110 AREÁLOVÉ KOMUNIKACE A ZPEVNĚNÉ PLOCHY
 - SO 120 KOMUNIKACE - DOPRAVNÍ STAVBA
 - SO 210 OPĚRNÉ ZDI
 - SO 220 OPLOČENÍ
 - SO 310 KANALIZAČNÍ PŘÍPOJKA A AREÁLOVÝ ROZVOD KANALIZACE
 - SO 320 VODOVODNÍ PŘÍPOJKA A AREÁLOVÝ VODOVOD
 - SO 410 AREÁLOVÝ ROZVOD NN
 - SO 420 VEŘEJNÉ OSVĚTLENÍ
 - SO 430 PŘELOŽKA PODZEMNÍHO VEDENÍ CETIN - SAMOSTATNÝ PROJEKT
 - SO 440 PŘELOŽKA PODZEMNÍHO VEDENÍ NN ČEZ DSO - SAMOSTATNÝ PROJEKT
 - SO 450 KONEKTIVITA
 - SO 510 PRODLOUŽENÍ PLYNOVODU, PLYNOVODNÍ PŘÍPOJKA A AREÁLOVÝ ROZVOD PLYNU
 - SO 710 PAVILON II.
 - SO 720 SPOJOVACÍ CHODBA
 - SO 730 PAVILON ODBORNÝCH UČEBEN
 - SO 740 AMFITEÁTR - VÝHLED
 - SO 750 PAVILON SKOLNÍ JIDELNY A TĚLOVÍČNY
 - SO 810 SADOVNICKÉ ÚPRAVY

2

ZŠ PLASY
VÝSTAVBA NOVÉHO PAVILONU ODBORNÝCH UČEBEN A
MODERNIZACE UČEBEN VE STÁVAJÍCÍ BUDOVĚ VČETNĚ
BEZBARIÉROVÝCH PŘÍSTUPŮ

INVESTOR  **Město Plasy**
Plzeňská 285
331 01 Plasy

GENERÁLNÍ PROJEKTANT  **AIP PLZEŇ spol. s r.o.**
AIP Plzeň spol. s r.o., Brojova 16, 326 00 Plzeň
HIP **ING. ARCH. JAN BAXA**
VYRACOVAL **ING. ARCH. JAN BEJVL** 


C - SITUACE

KATASTRÁLNÍ SITUACE

STUPĚN **DOKUMENTACE PRO PROVÁDĚNÍ STAVBY**

FORMÁT
DATUM **04/2017**
MĚŘÍTKO **1:500**

C.4

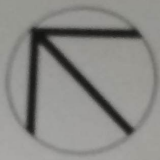

113/20

SO810
SADOVNICKÉ ÚPRAVY

SO740
AMFITEATR
KULISNICA

SO810
SADOVNICKÉ ÚPRAVY



SO310
SO110
STRAŽNICA A ZD

SO510

SO010


SO710
PAVLON I

SO730
PAVLON OSBOBODYCH UCENEN

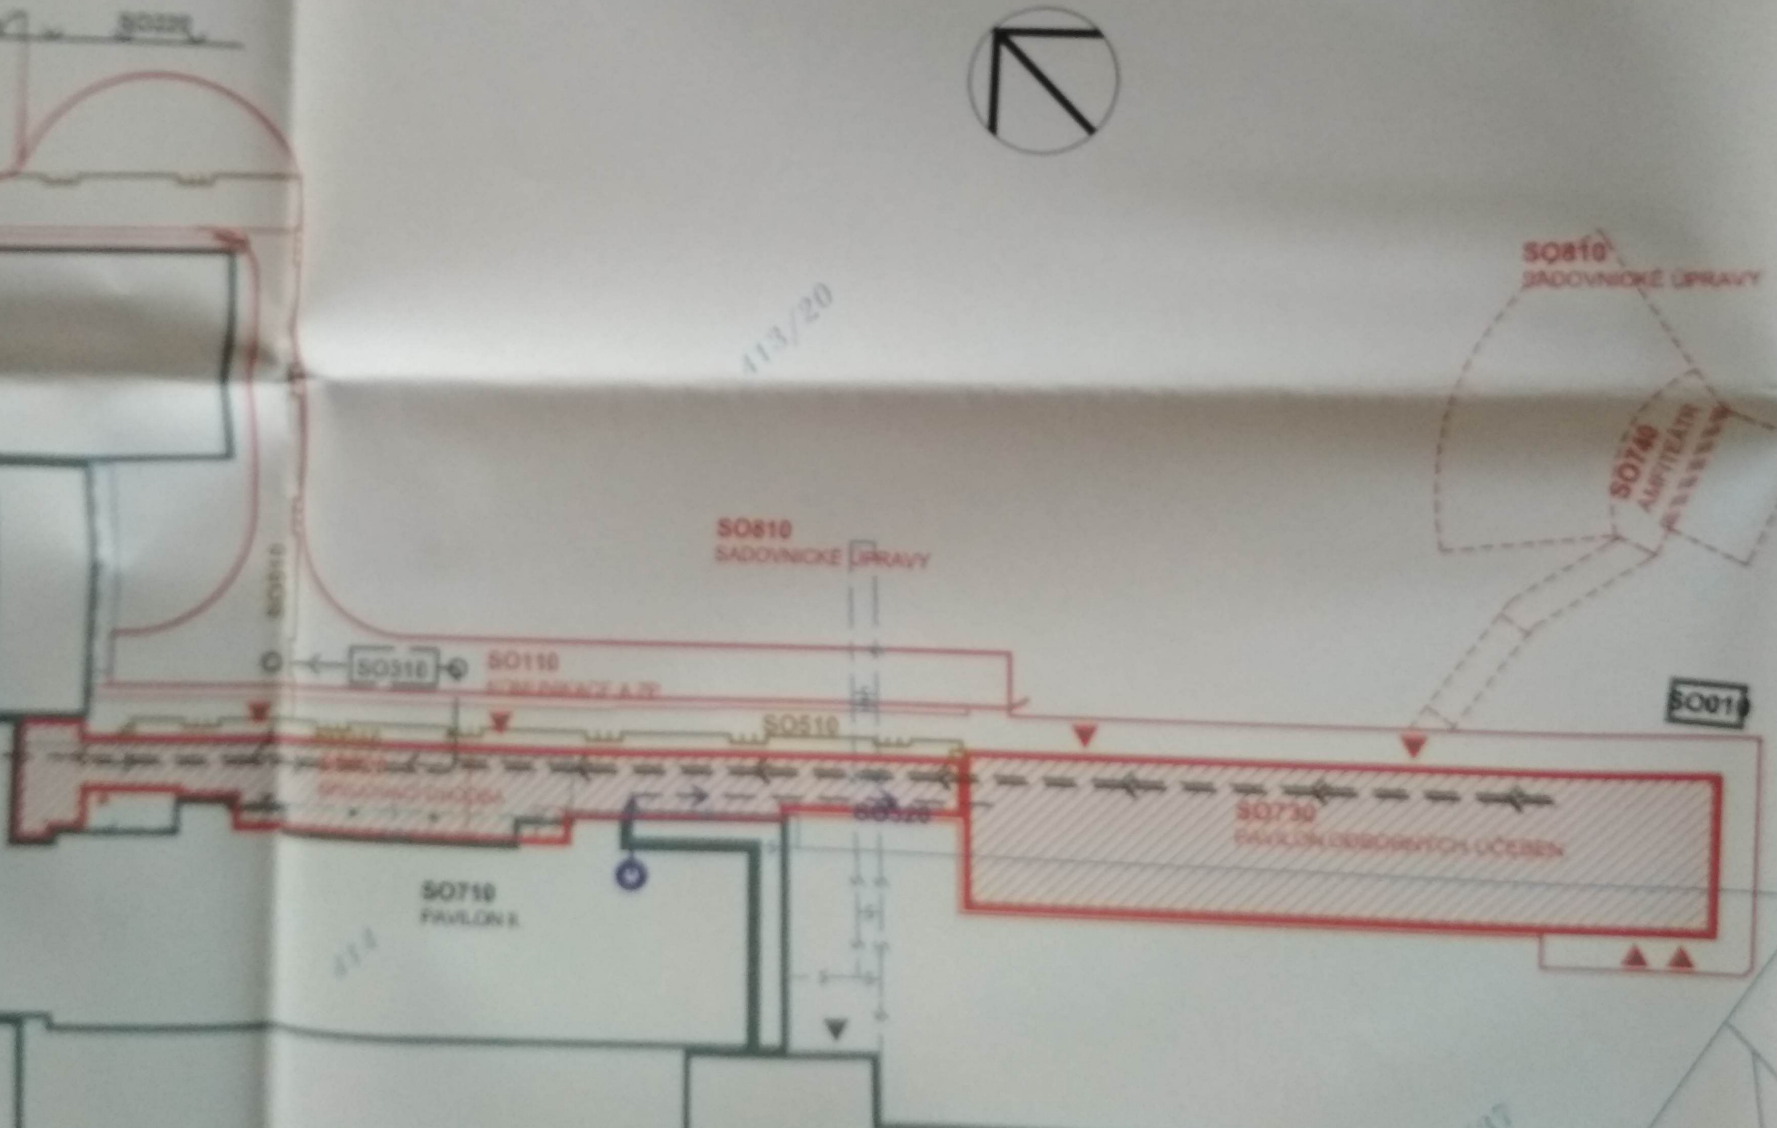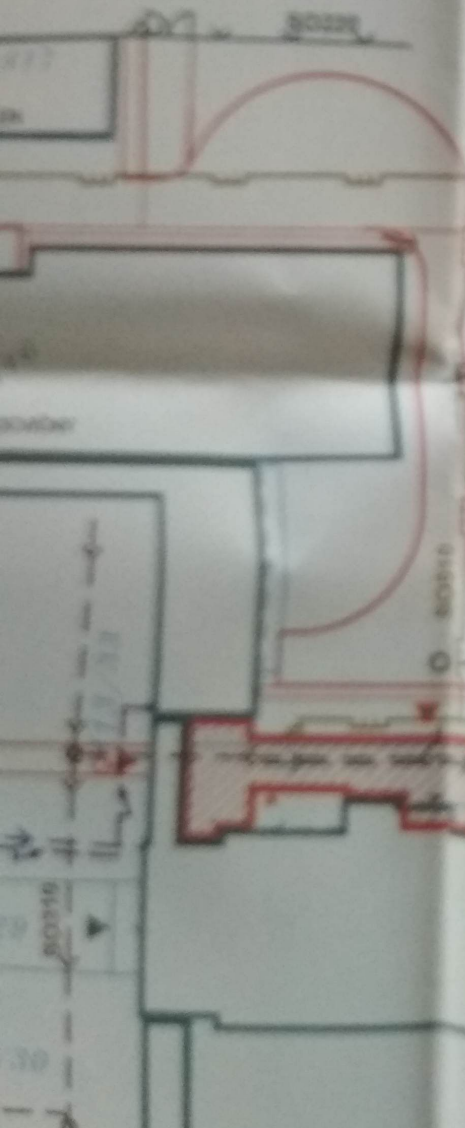

113/20

117

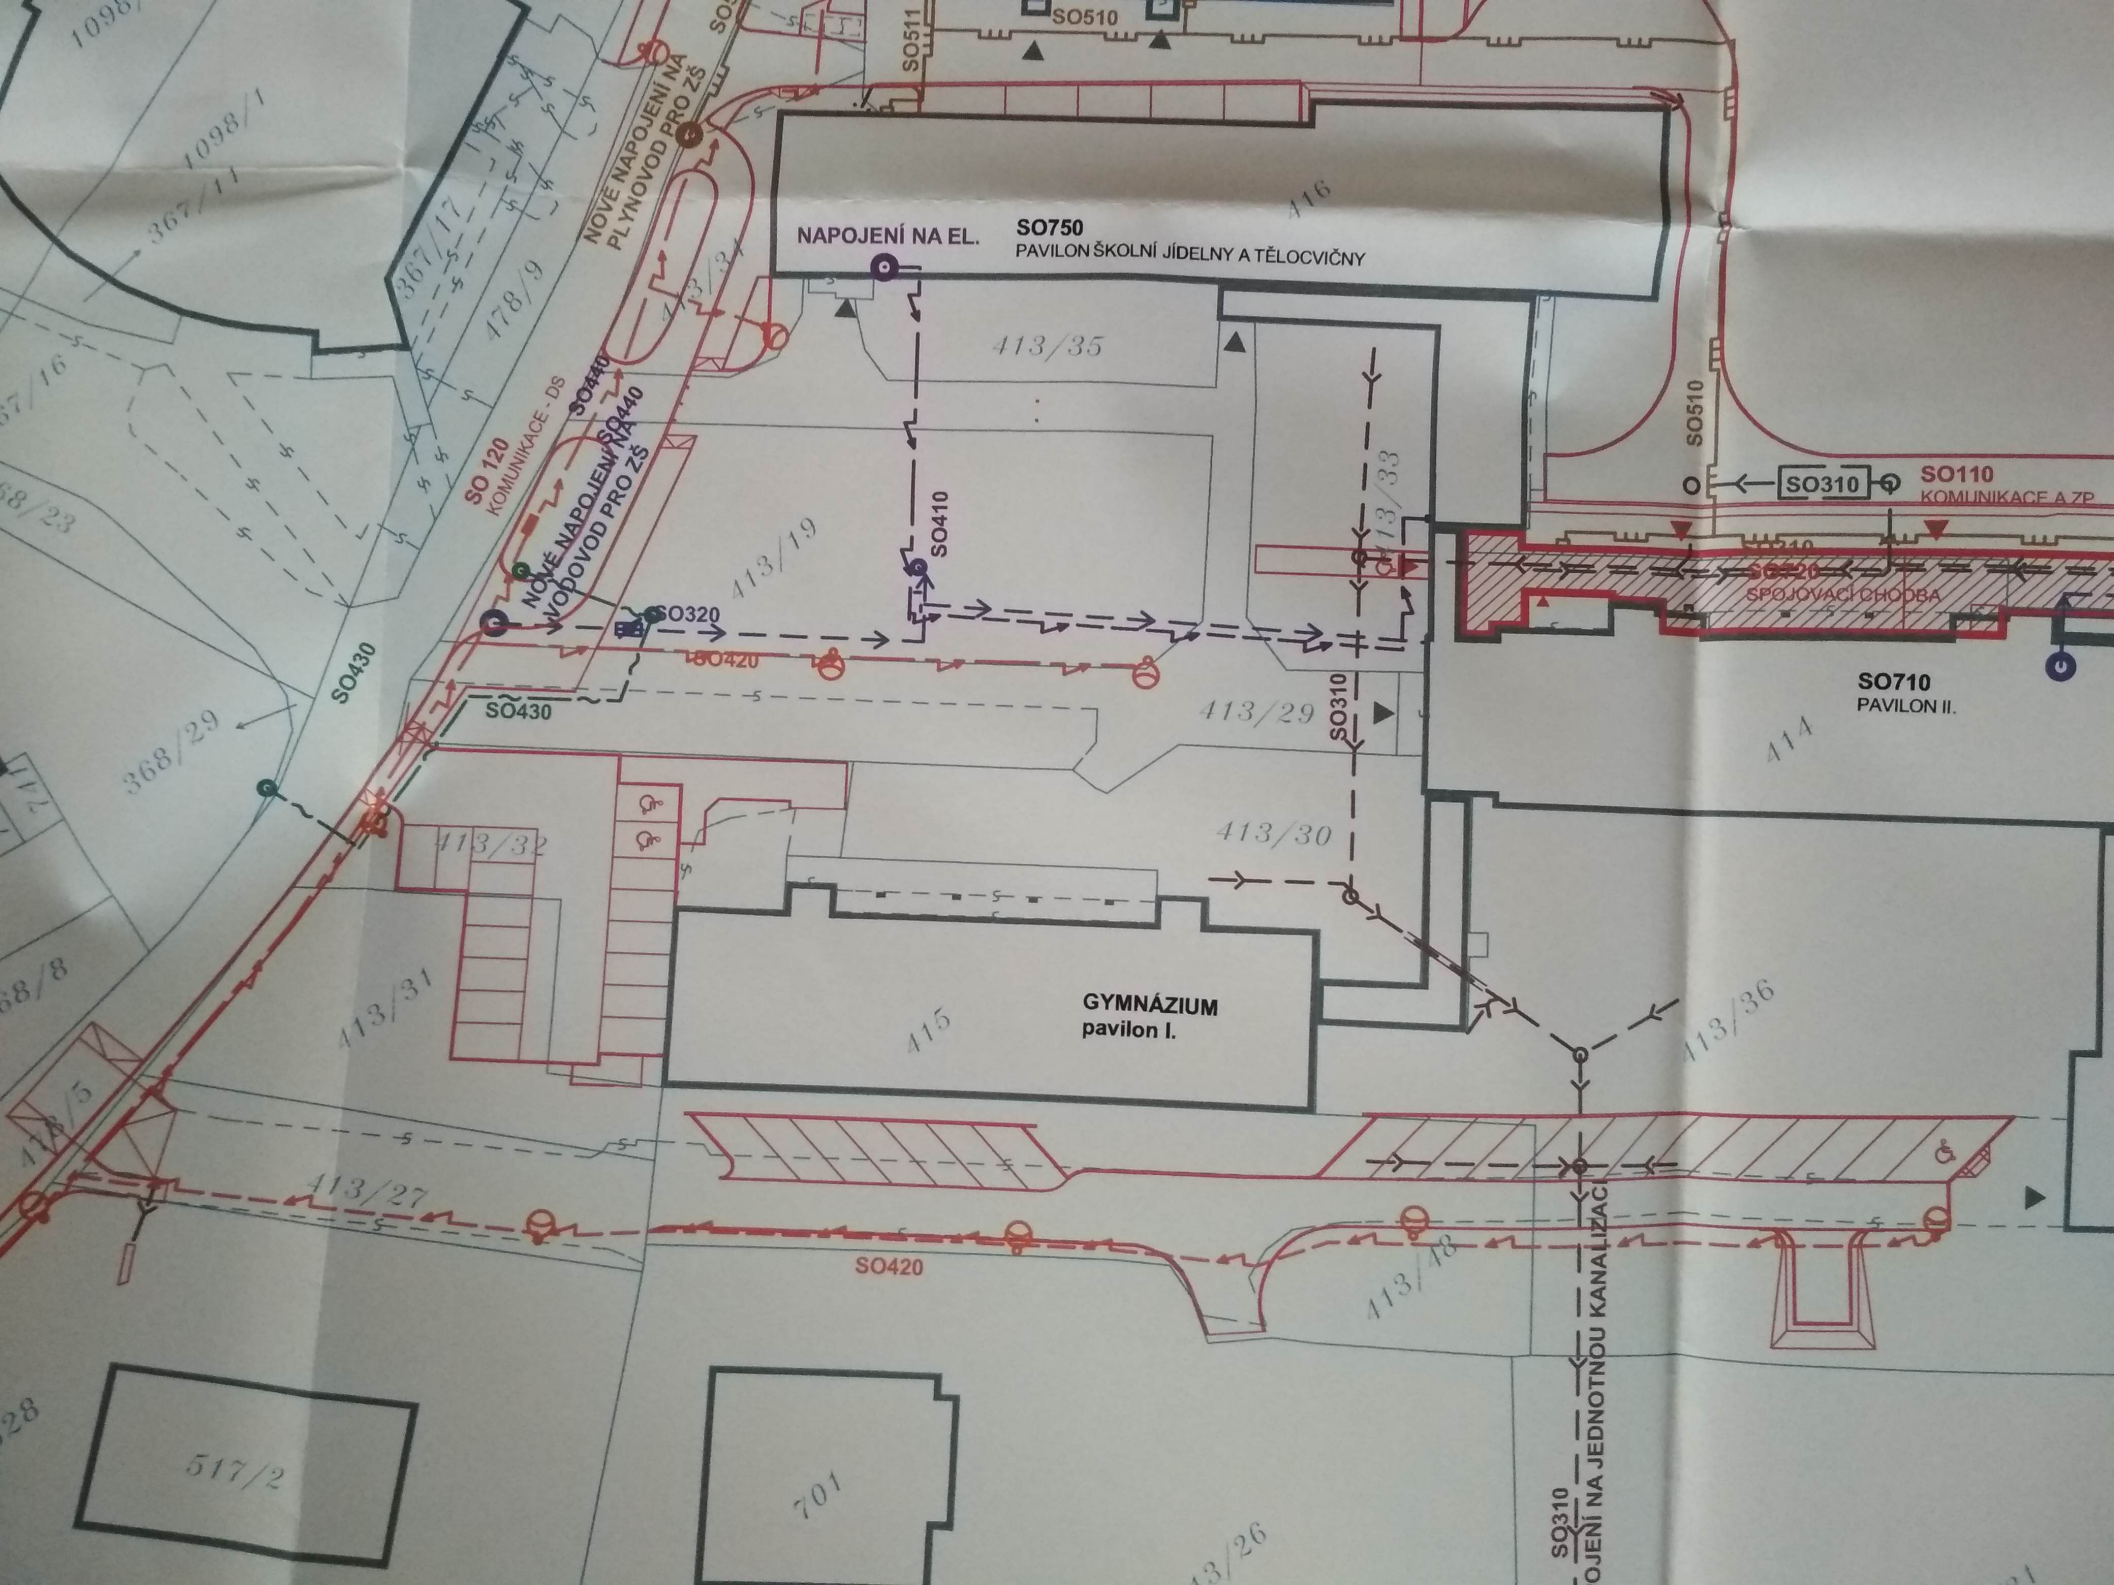

NAPOJENÍ NA EL. **SO750**
PAVILON ŠKOLNÍ JÍDELNY A TĚLOCVIČNY

SO 120
KOMUNIKACE - DS

SO440
NOVÉ NAPOJENÍ NA
PLYNOVOD PRO ZŠ

SO440
NOVÉ NAPOJENÍ NA
VODOVOD PRO ZŠ

SO410

SO310

SO110
KOMUNIKACE A ZP

SO420
SPOJOVACÍ CHODBA

SO710
PAVILON II.

GYMNÁZIUM
pavilon I.

SO310
POJENÍ NA JEDNOTNOU KANALIZACI

SO420

701

517/2

413/26

413/31

413/32

413/30

413/29

413/19

413/35

416

413/27

413/18


413/36


414

368/29

SO430

SO430

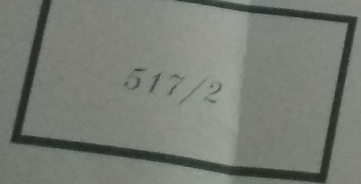

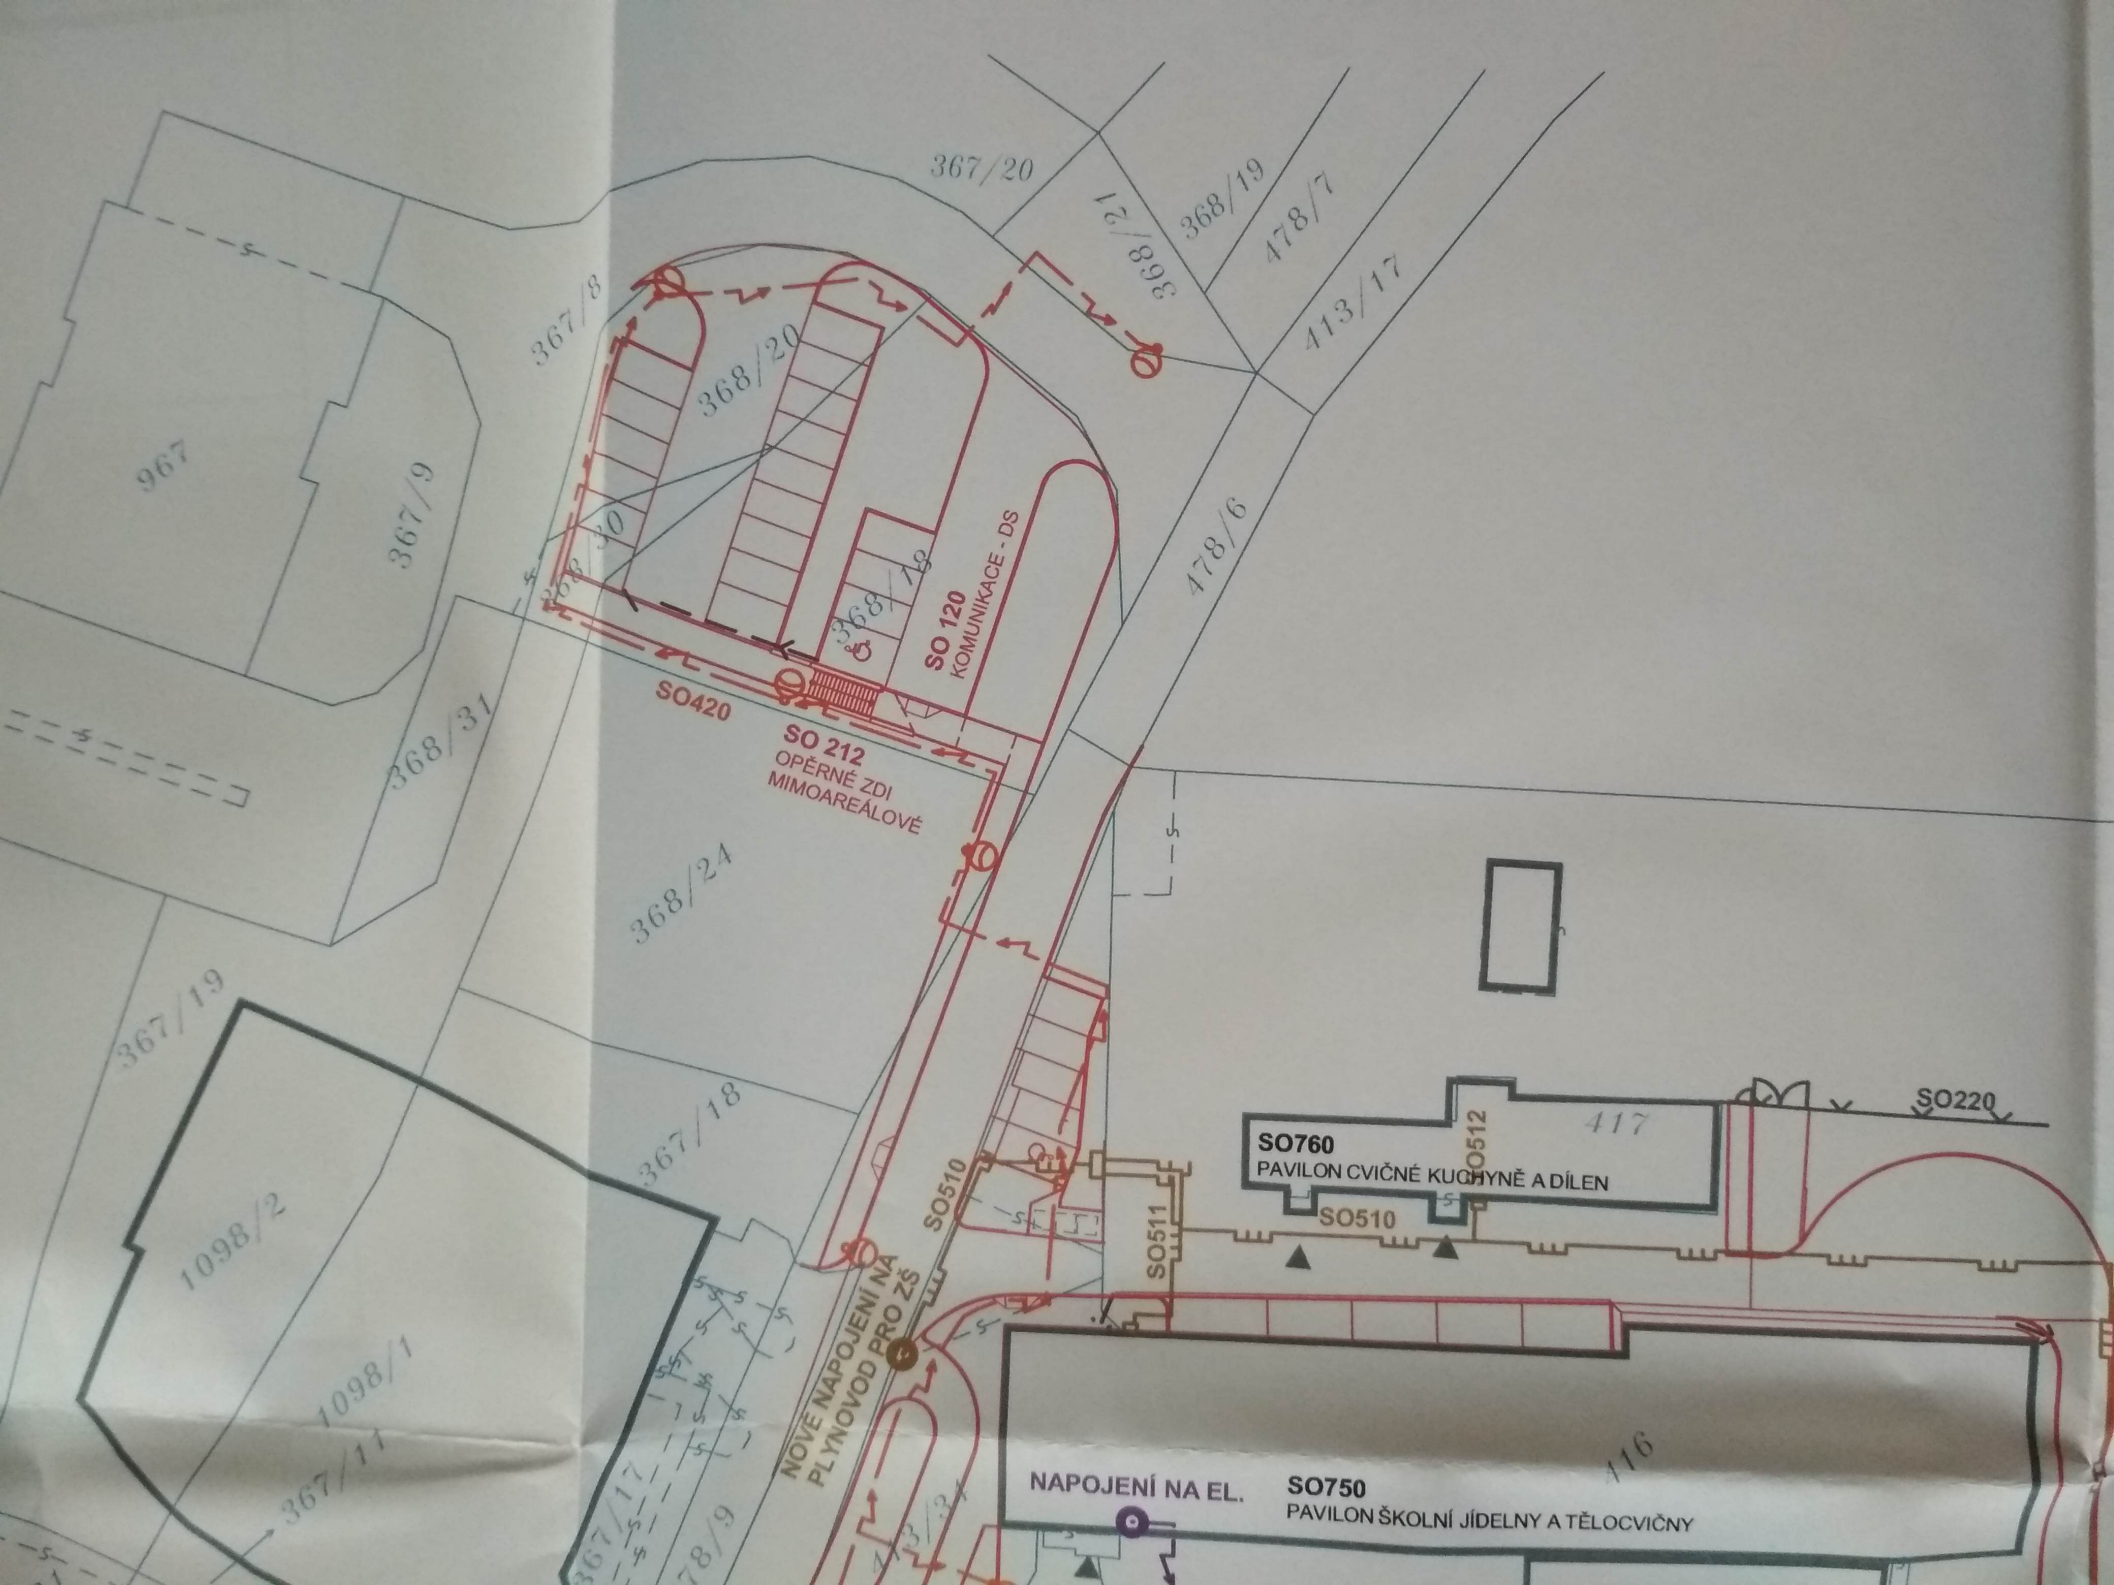

367/20

368/21

368/19

478/7

413/17

478/6

967

367/9

367/8

368/20

368/19

368/31

SO 420

SO 212
OPĚRNÉ ZDI
MIMOAREÁLOVÉ

368/24

367/19

1098/2

367/18

SO 510

SO 511

SO 760
PAVILON CVIČNÉ KUCHYNĚ A DÍLEN

SO 512

417

SO 220

1098/1

367/11

367/17

78/9

NOVÉ NÁPOJENÍ NA
PLYNOVOD PRO ZŠ

NAPOJENÍ NA EL.

SO 750
PAVILON ŠKOLNÍ JÍDELNY A TĚLOCVIČNY

416